


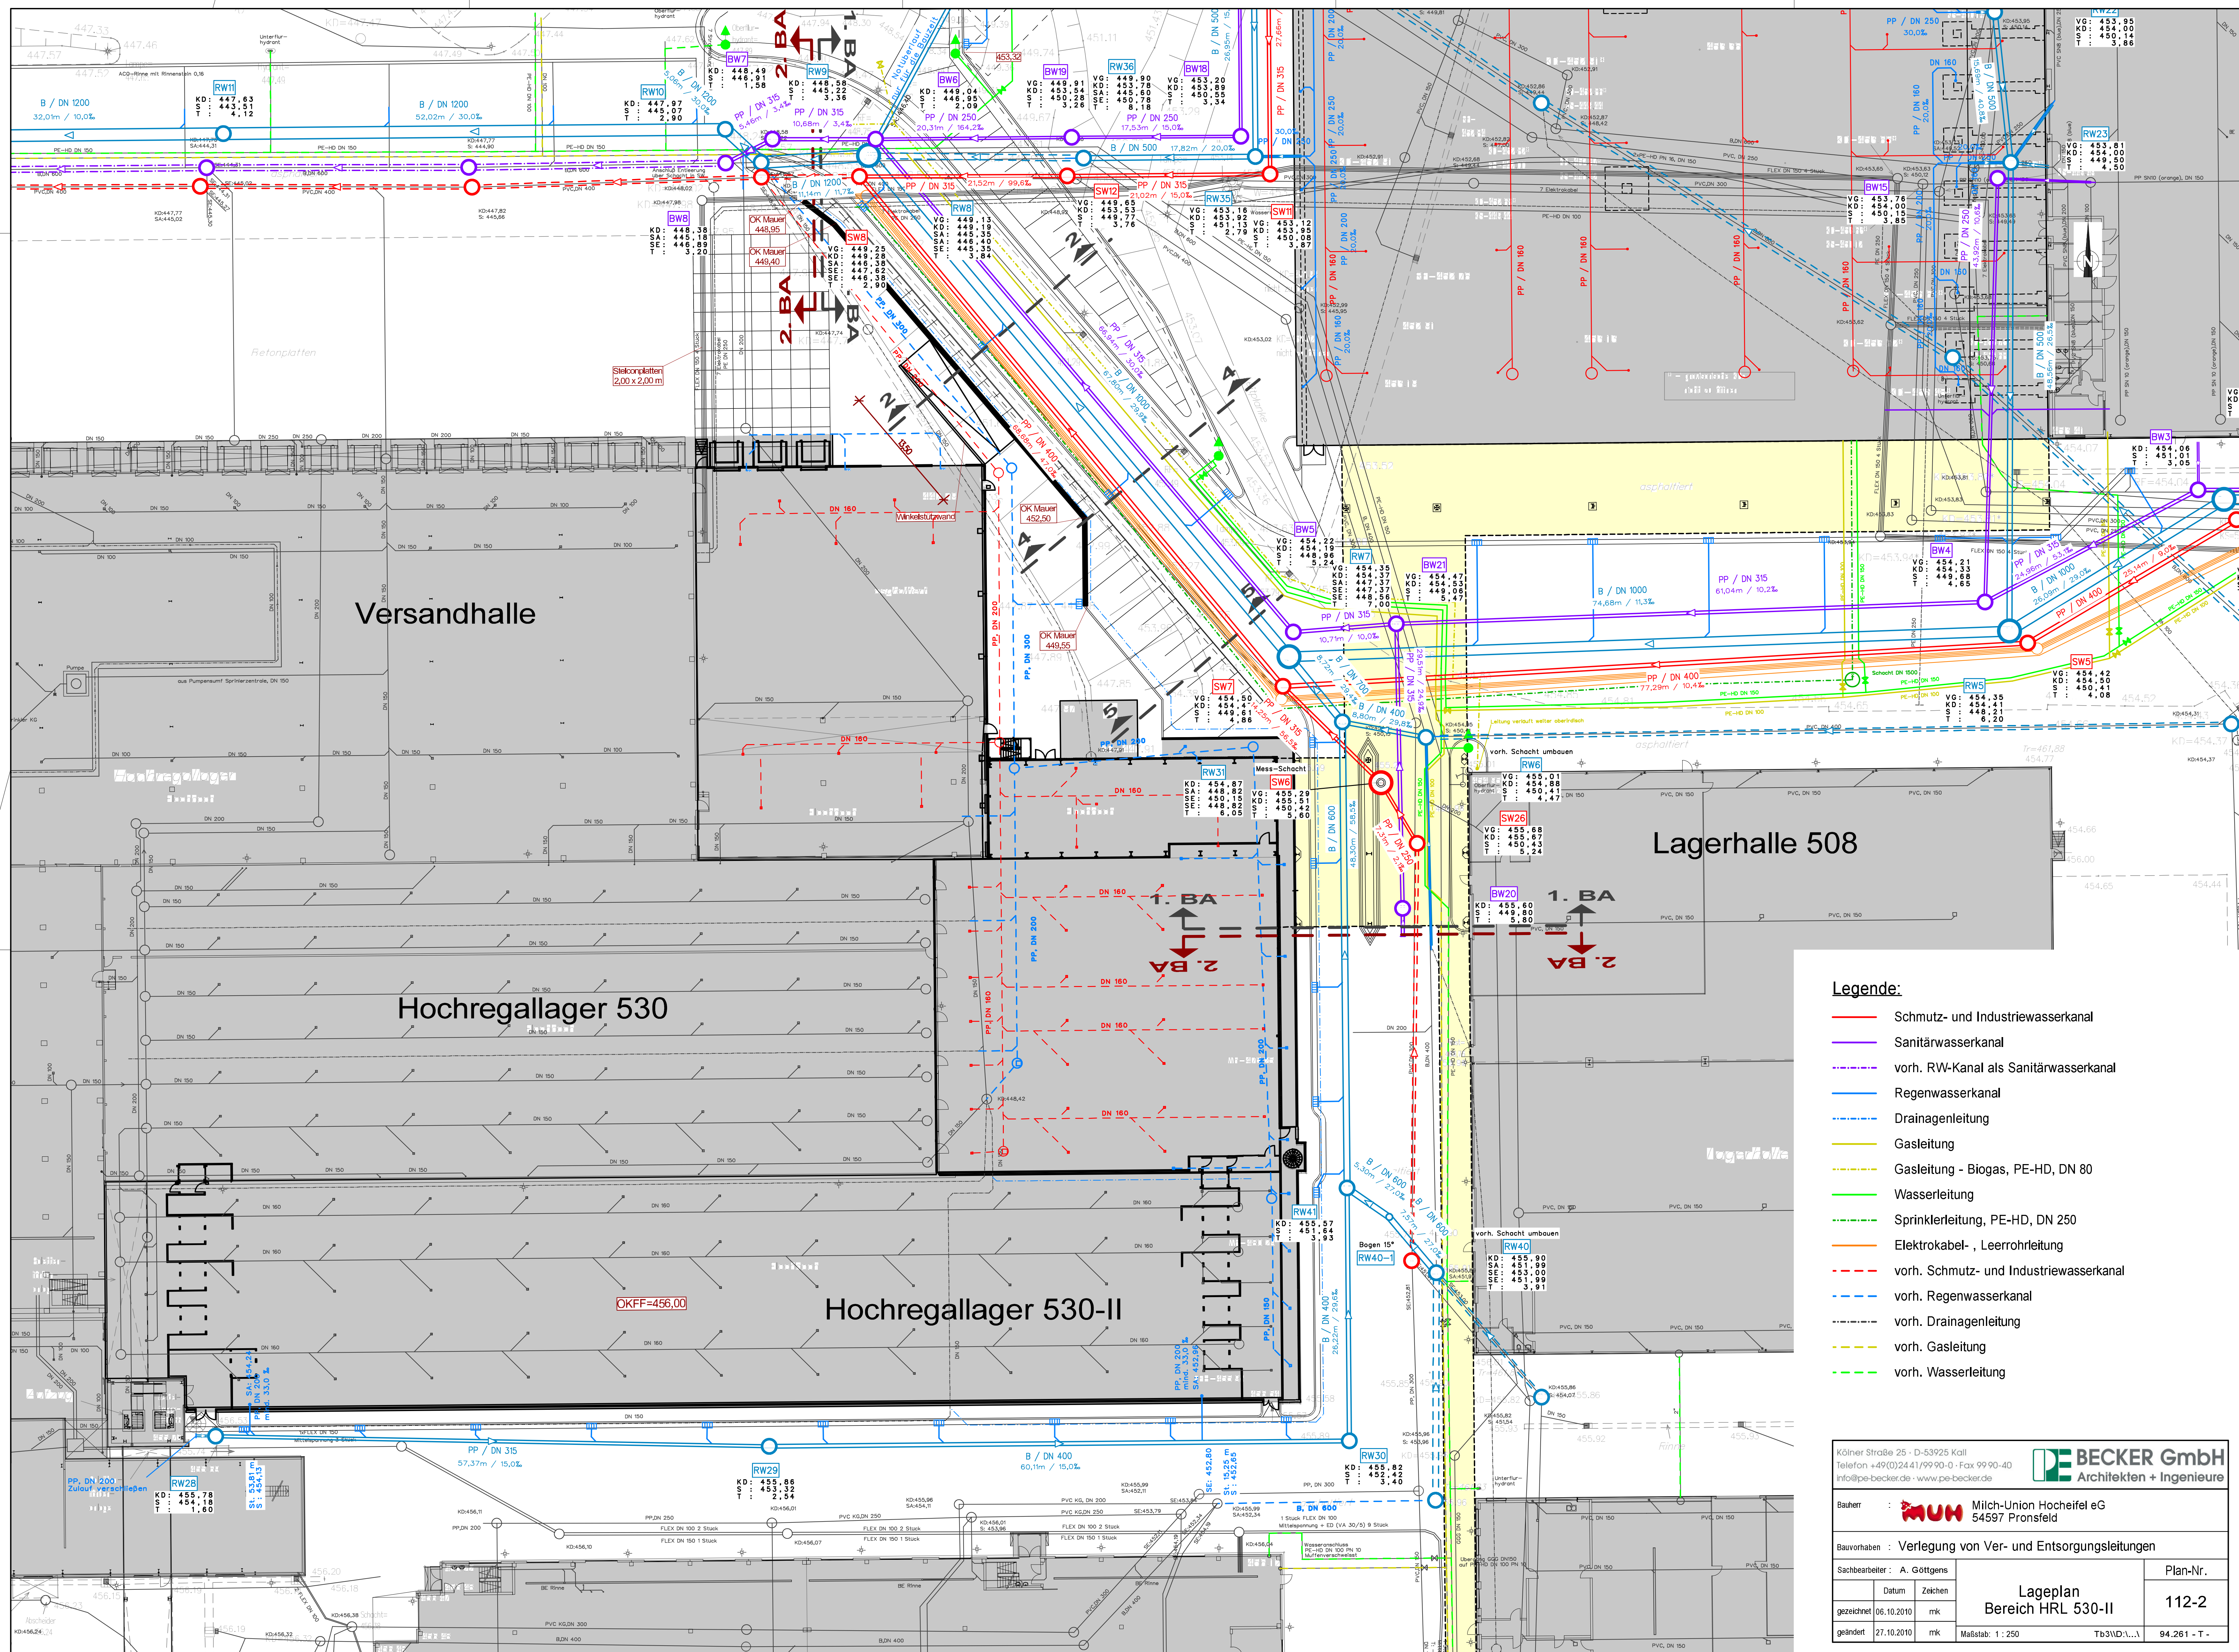

Legende:

- Schmutz- und Industriewasserkanal
- Sanitärwasserkanal
- vorh. RW-Kanal als Sanitärwasserkanal
- Regenwasserkanal
- Drainagenleitung
- Gasleitung
- Gasleitung - Biogas, PE-HD, DN 80
- Wasserleitung
- Sprinklerleitung, PE-HD, DN 250
- Elektrokabel-, Leerrohrleitung
- vorh. Schmutz- und Industriewasserkanal
- vorh. Regenwasserkanal
- vorh. Drainagenleitung
- vorh. Gasleitung
- vorh. Wasserleitung

Kölner Straße 25 · D-53925 Kall
Telefon +49(0)241/99 90-0 · Fax 99 90-40
info@pe-becker.de · www.pe-becker.de

BECKER GmbH
Architekten + Ingenieure

Bauherr : **MUH** Milch-Union Hocheifel eG
54597 Pronsfeld

Bauvorhaben : Verlegung von Ver- und Entsorgungsleitungen

Sachbearbeiter : A. Gottgens

Datum : 06.10.2010

gezeichnet : 06.10.2010

geändert : 27.10.2010

Zeichen : mtk

mtk

Lageplan
Bereich HRL 530-II

Plan-Nr.
112-2

Maßstab: 1 : 250

Tb3WD\... \

94.261 - T -