


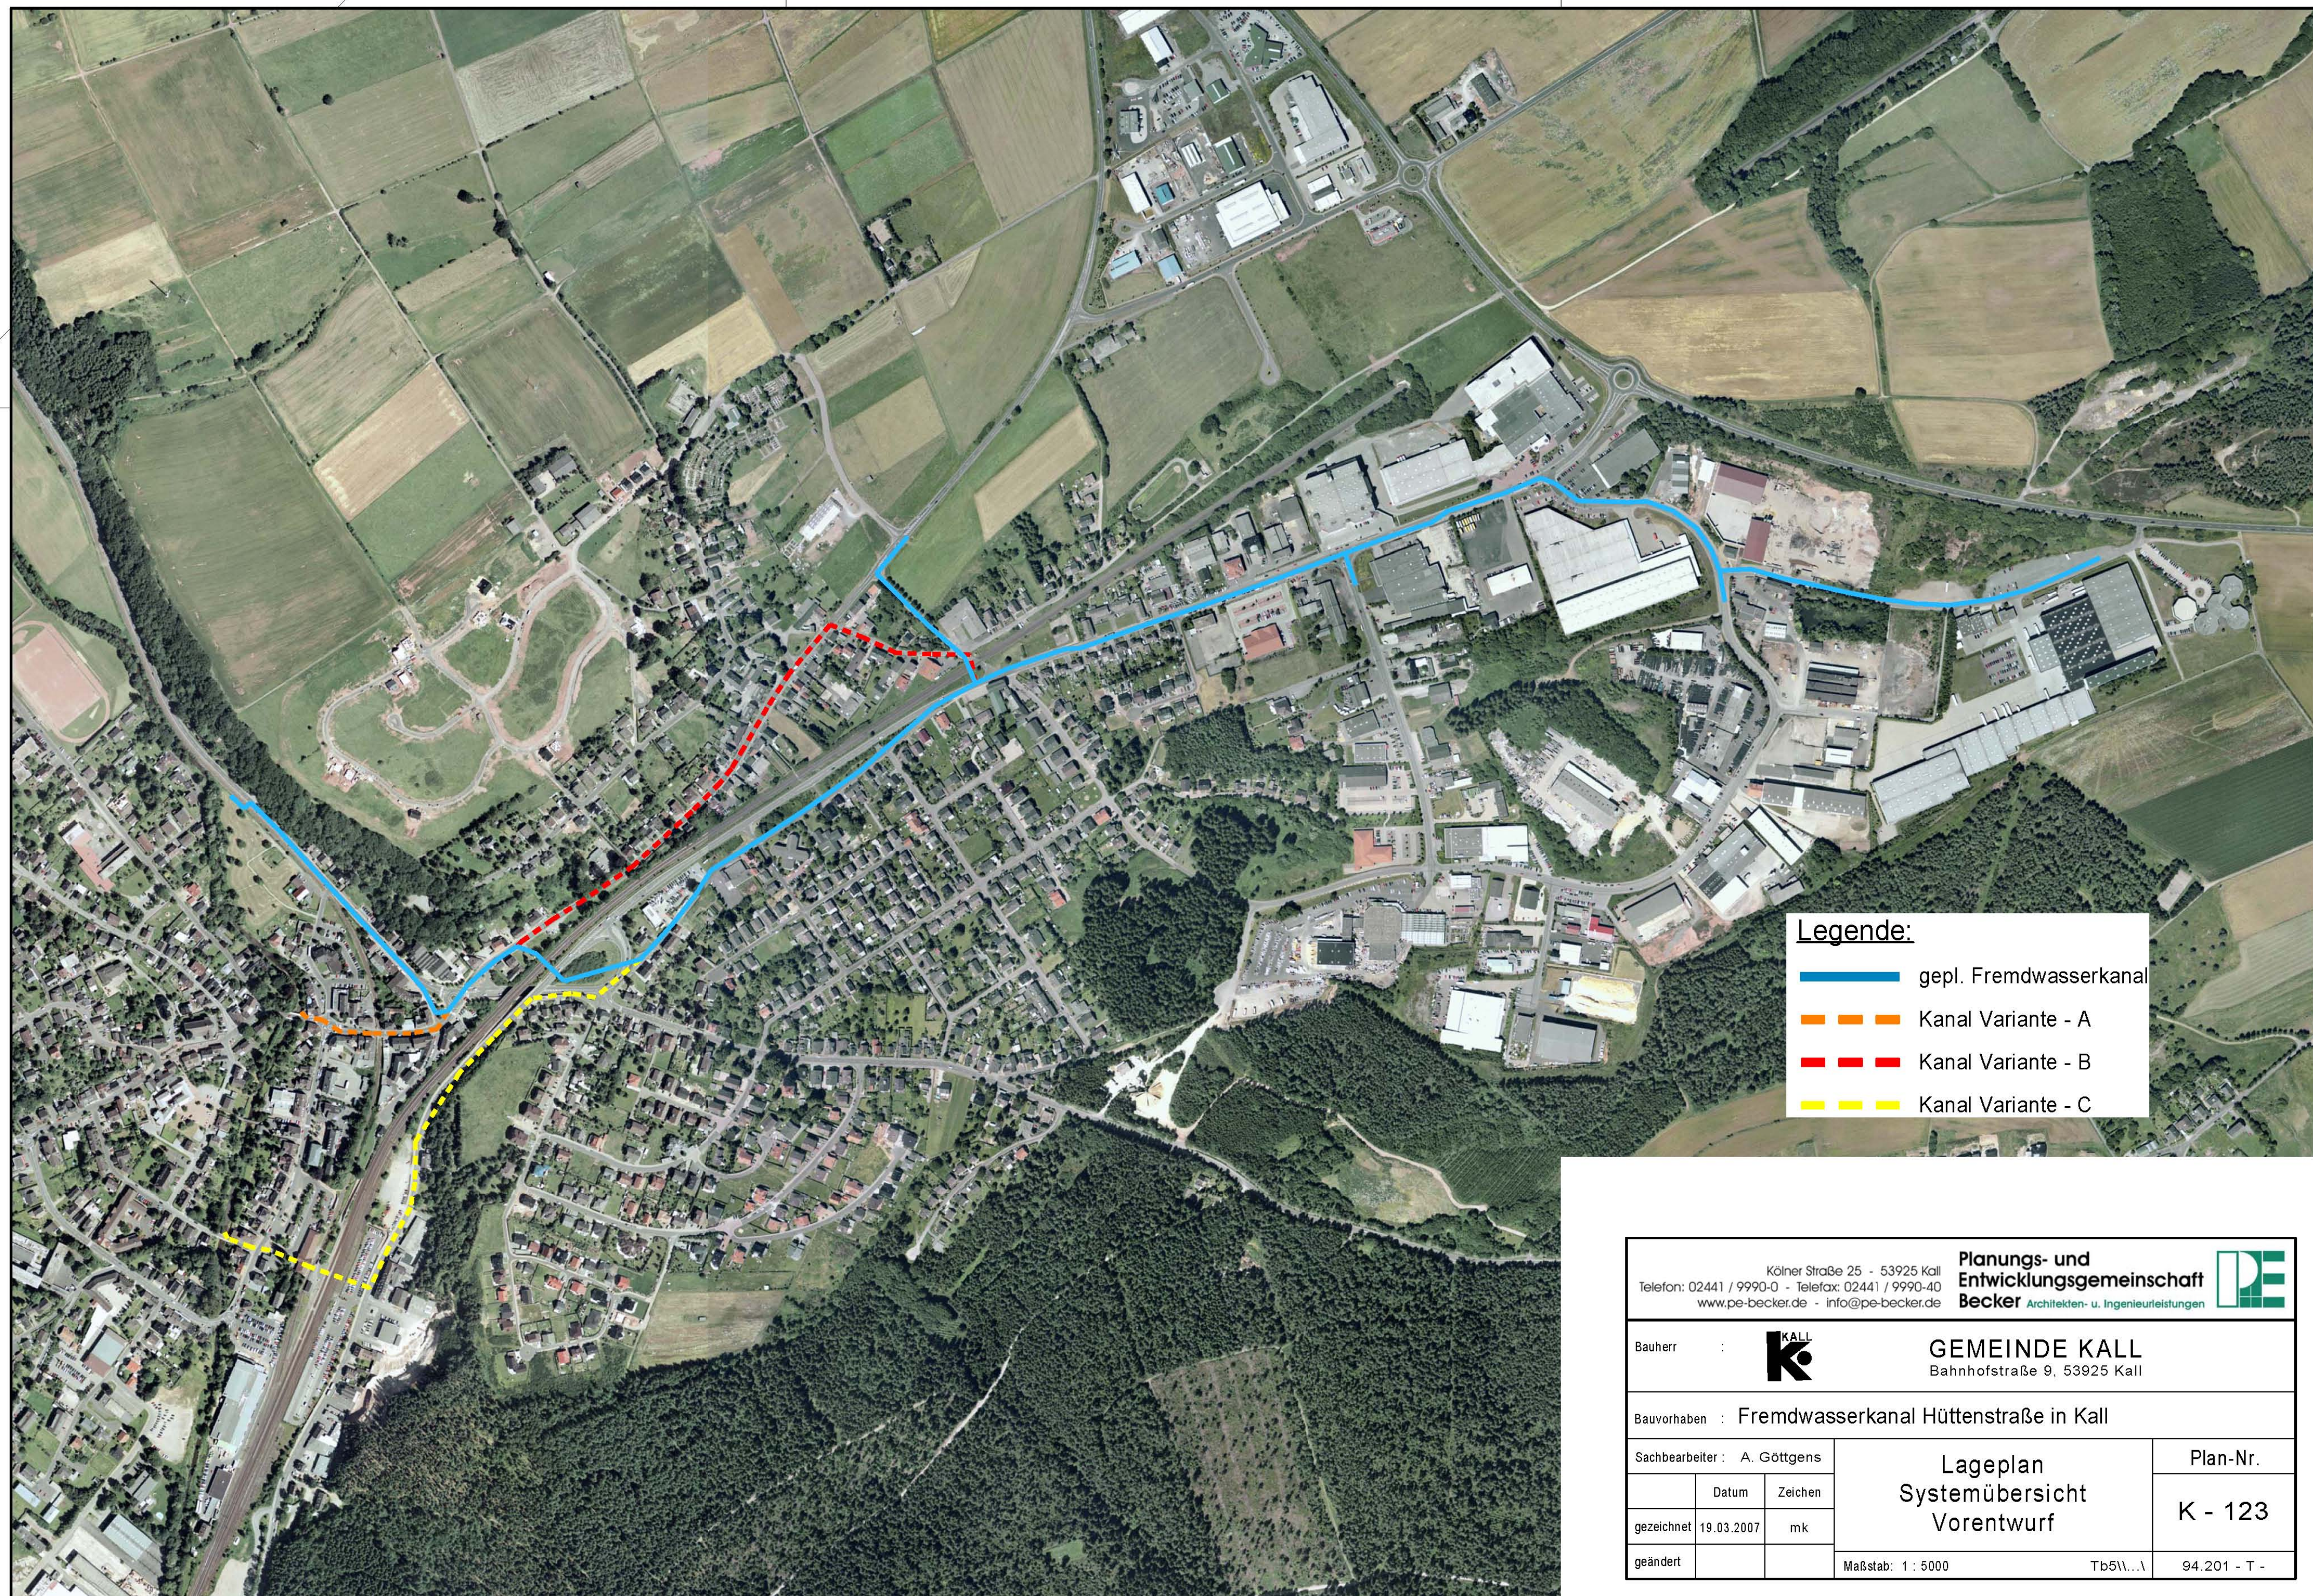

Legende:

- gepl. Fremdwasserkanal
- Kanal Variante - A
- Kanal Variante - B
- Kanal Variante - C

Köln Straße 25 - 53925 Kall Telefon: 02441 / 9990-0 - Telefax: 02441 / 9990-40 www.pe-becker.de - info@pe-becker.de			Planungs- und Entwicklungsgemeinschaft Becker Architekten- u. Ingenieurleistungen		
Bauherr :				GEMEINDE KALL Bahnhofstraße 9, 53925 Kall	
Bauvorhaben : Fremdwasserkanal Hüttenstraße in Kall					
Sachbearbeiter : A. Göttgens			Lageplan Systemübersicht Vorentwurf		Plan-Nr.
	Datum	Zeichen			K - 123
gezeichnet	19.03.2007	mk			
geändert					
			Maßstab: 1 : 5000	Tb5\...\lambda	94.201 - T -