


FAULTURM

BETRIEBSGEBÄUDE 2

BETRIEBSGEBÄUDE 1

DRAUFSICHT


TREPPENTURM
 SPINDELSTREPE NACH STATISCHER BERECHNUNG
 FERTIGSICHERHEITSTUFEN 1100/422mm
 4 TREPPENLÄUFE JE 16 STG. 174,5/274mm und
 2 TREPPENLÄUFE JE 16 STG. 174,5/274mm
 PODESTE IM BEREICH VON 3 STUFEN
 GELÄNDERHÖHEN 1.10m

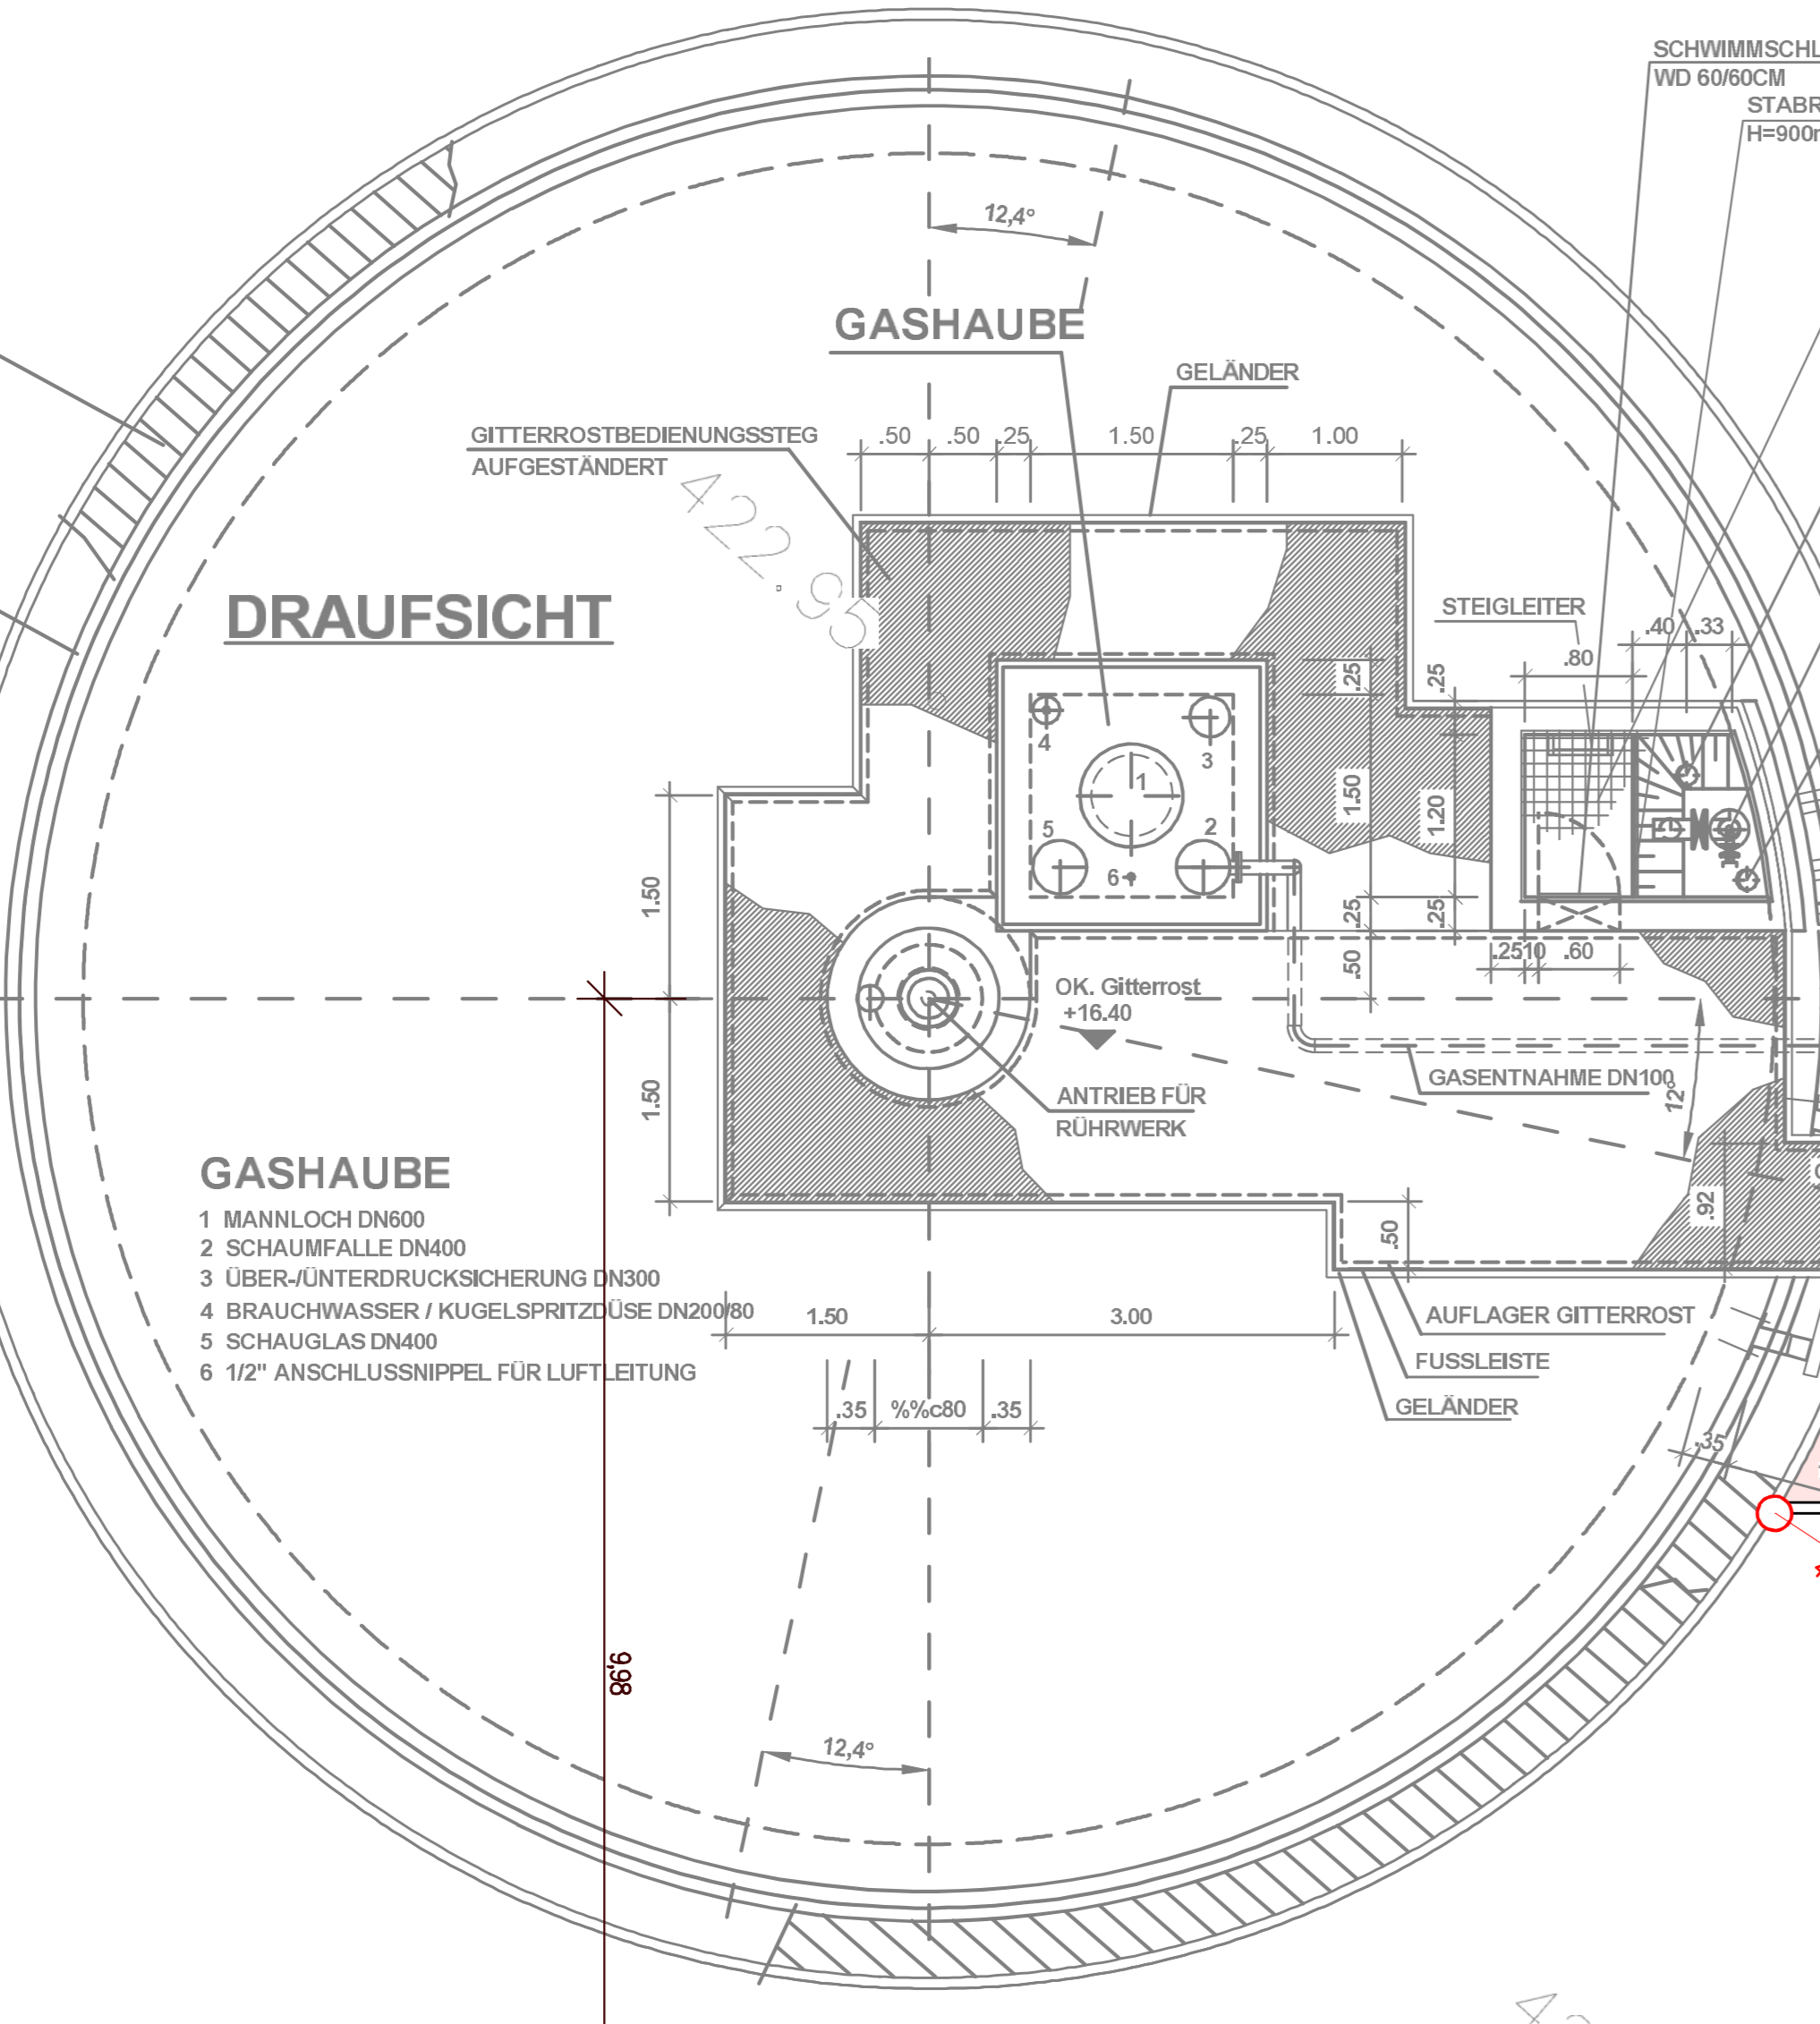

- GASHAUBE**
- 1 MANNLOCH DN300
 - 2 SCHAUMFALLE DN400
 - 3 ÜBER-/UNTERDRUCKSICHERUNG DN300
 - 4 BRAUCHWASSER / KUGELSPRITZLEUSE DN200/80
 - 5 SCHAUGLASS DN400
 - 6 1/2" ANSCHLUSSNIFFEL FÜR LUFTLEITUNG

SCHLAMMABZUG-SCHACHT M. GITTERROSTABDECKUNG
 NOTBERLAUF DN150
 OK. +14.00
 FAULSCHLAMMABZUG DN150 MIT SPÜLANSCHLUSS DN50
 FAULSCHLAMMABLAUF DN150

SPINDELSTREPE FAULBEHÄLTER

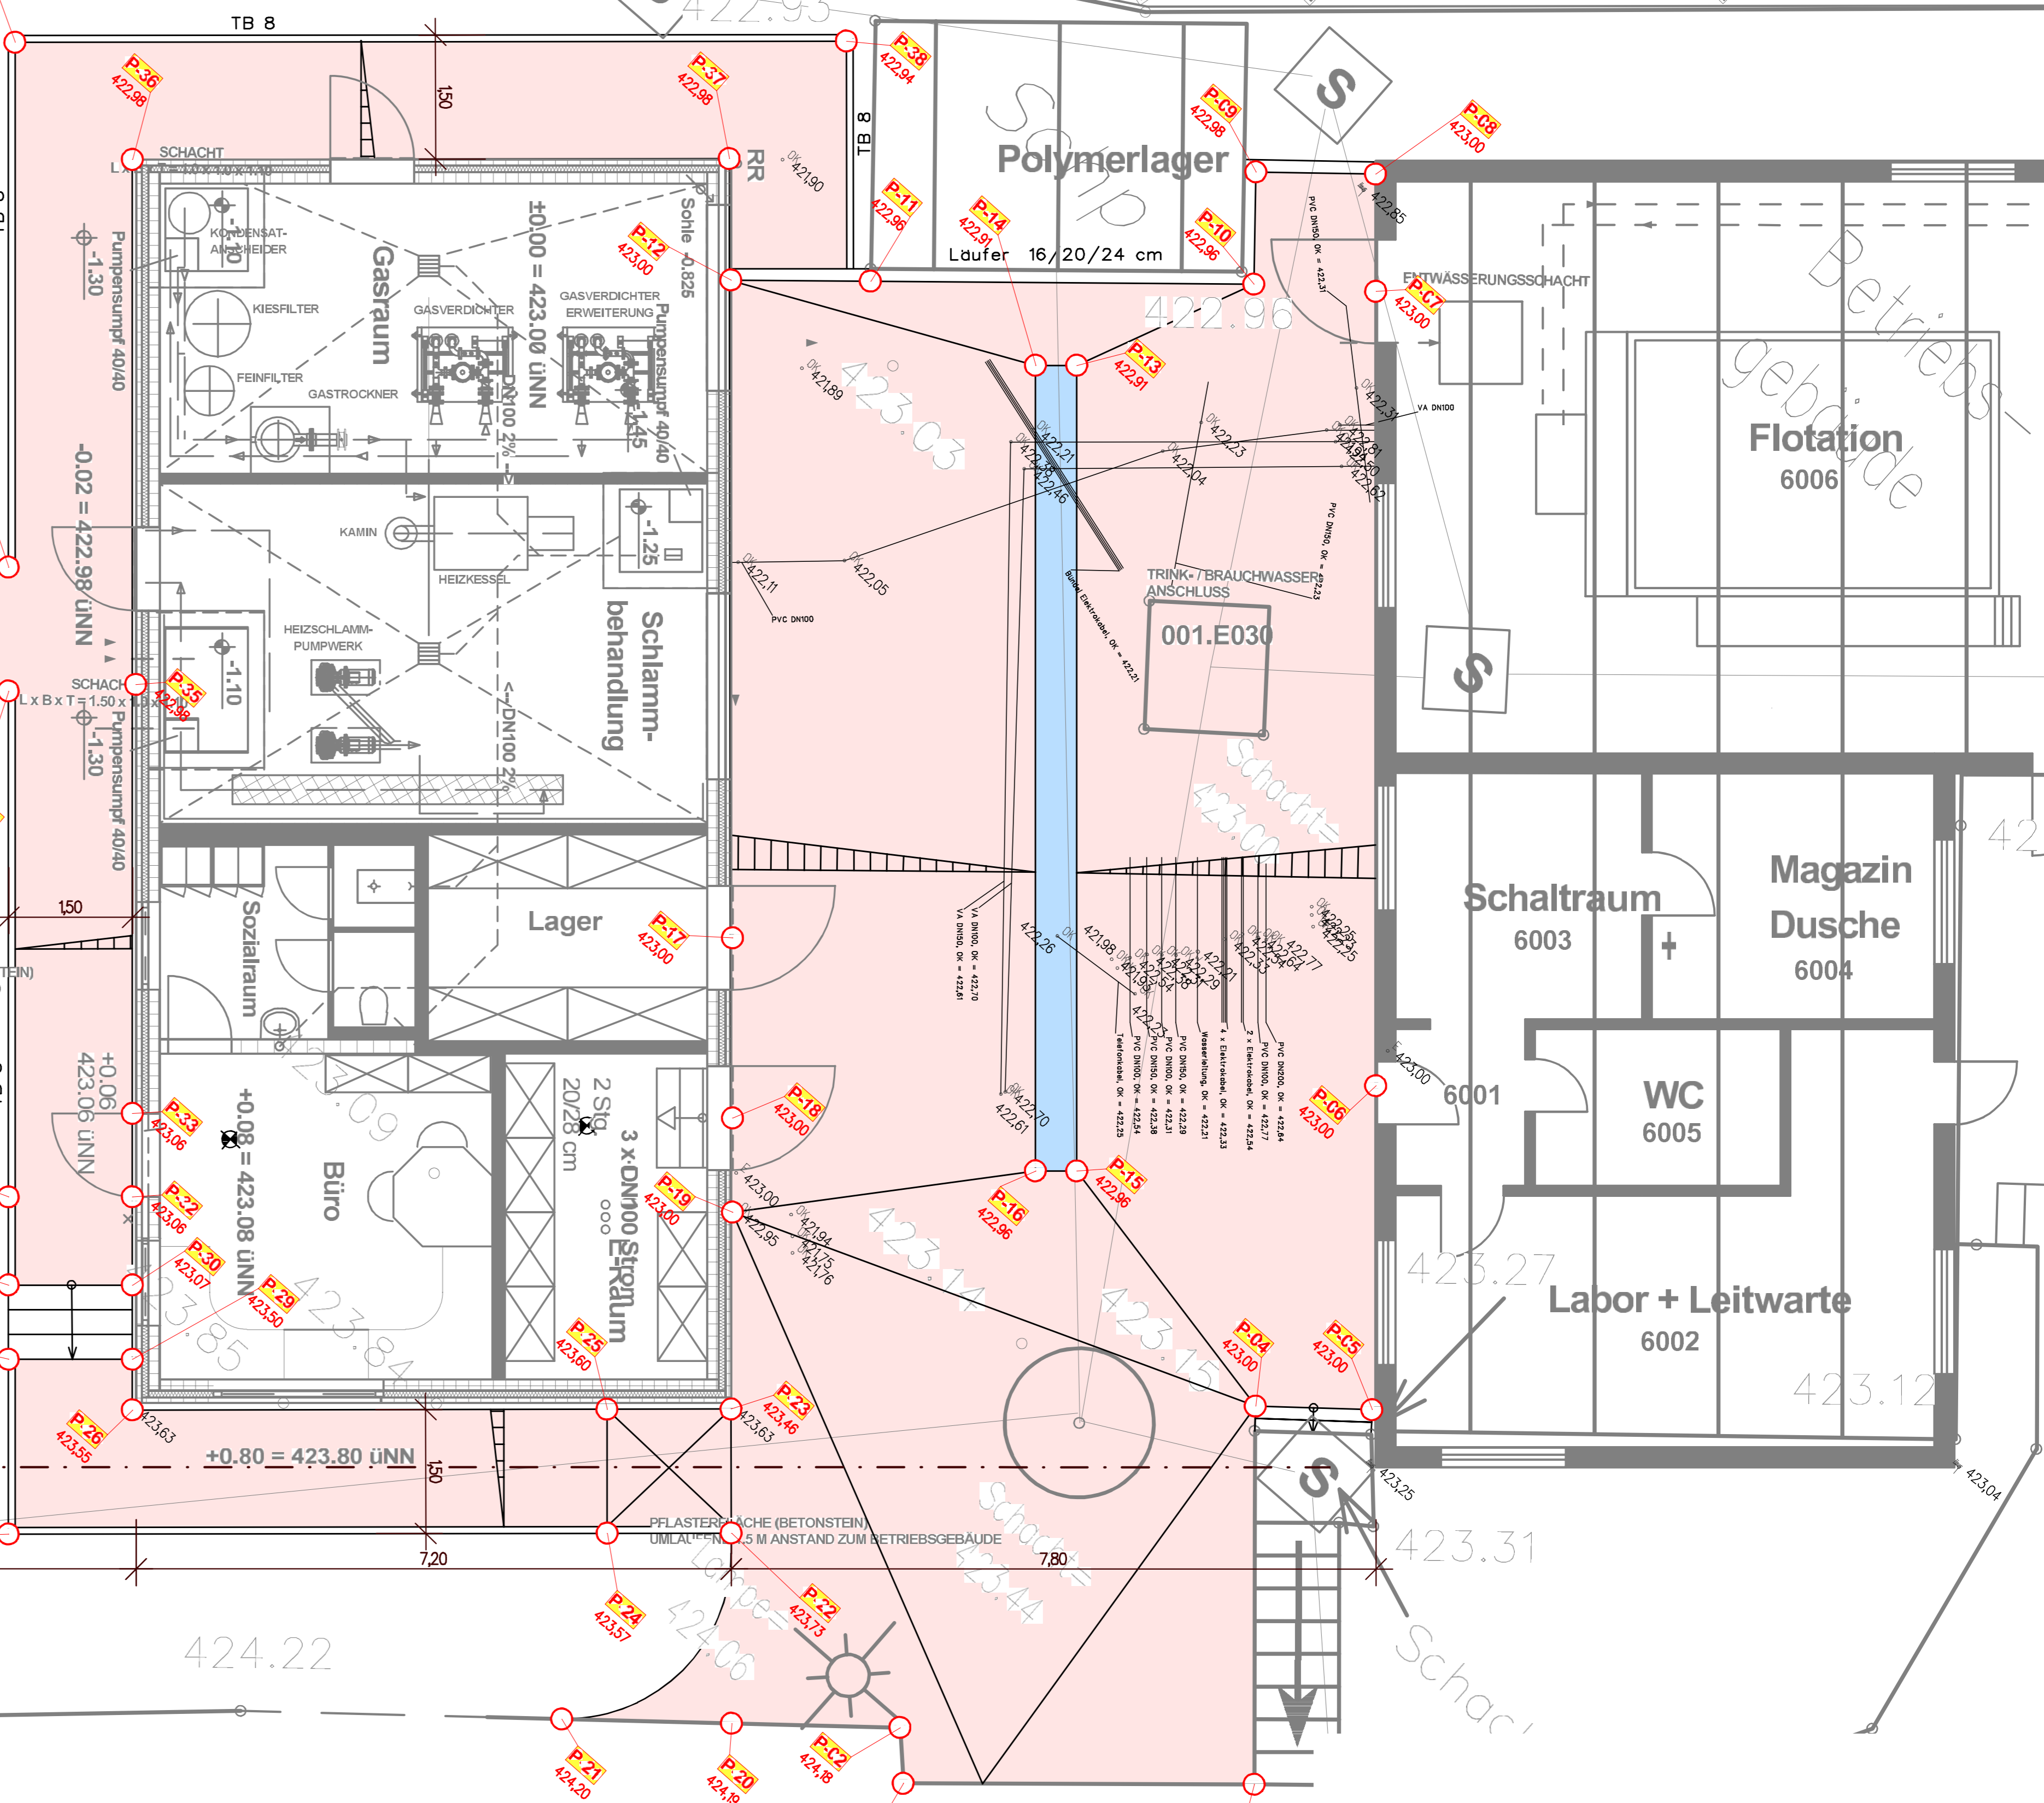

asphaltiert asphaltiert

Kölner Straße 25 · D-53925 Kall Telefon +49 (0)241/9990-0 · Fax 9990-40 info@pe-becker.de · www.pe-becker.de		PE BECKER GmbH Architekten + Ingenieure	
Bauherr: MUM Milch-Union Hocheifel eG 54597 Pronsfeld		Lageplan Oberflächengestaltung	
Bauvorhaben: Neubau Klärgasanlage		Plan-Nr. 112-2	
Sachbearbeiter: A. Gottgens	Datum: 17.01.2011	Zeichen: mk	gezeichnet
gezeichnet	geprüft	Maßstab: 1:50	Tb3/VD.1...1 94.274 - T -